

Poświadczam, że niniejszy dokument został opracowany w wyniku prac geodezyjnych i kartograficznych, których rezultaty zawiera oparcie techniczny i dotyczy do ewidencji materiałów geodezyjnego i kartograficznego.
 Powiatowe Biuro Ewidencji i Kartograficzne
 Urząd Miasta i Gospodarki Nieruchomościami
 2015. 13.89
 9.12.2015
 mgr inż. *Anatol Jutwiak*
 GŁÓWNY SPECJALISTA
 w Wydziale Geodezji i Katastru
 Gospodarki Nieruchomościami

ORIENTACJA 1: 50000
**MAPA SYTUACYJNO-WYSOKOŚCIOWA
 DO CELÓW PROJEKTOWYCH**
 W SKALI 1: 1000

Województwo łódzkie, powiat skierniewicki
 Jedn. ewid: 101502_2 Głuchów
 Obręb: 101502_2.0005 GŁUCHÓW
 UL. Leśna
 Działka : nr 5271/1, 1463

Układ odniesienia :
 sytuacyjny - „2000”
 wysokościowy - Kronsztadt „60”

PRZEDSTAWIONA SYTUACJA JEST ZGODNA ZE STANEM FAKTYCZNYM
 NA GRUNCIE NA DZIEŃ 23.11.2015 r.

NIE WYKLUCZA SIĘ ISTNIENIA W TERENIE INNYCH NIE WYKAZANYCH
 NA NINIEJSZEJ MAPIE URZĄDZEŃ PODZIEMNYCH, KTÓRE NIE BYŁY
 ZGŁOSZONE DO INWENTARYZACJI LUB O KTÓRYCH BRAK JEST
 INFORMACJI W INSTYTUCJACH BRANŻOWYCH.

MAPA NINIEJSZA MOŻE SŁUżyć DO CELÓW PROJEKTOWYCH


AKTUALIZACJĘ NINIEJSZEJ MAPY W ZAKRESIE OPRACOWANIA WYKONAŁO



UWAGI - Uwidocznione na niniejszej mapie granice działek przedstawiają stan według danych ewidencji gruntów i budynków lub faktycznego użytkowania na gruncie. W wyniku postępowania rozgraniczeniowego położenie tych granic może ulec zmianie. Mapa dla celów projektowych została wykonana bez ustalenia obciążeń służebnościami gruntowymi w zakresie jej opracowania.

Nr ewidencji zgłoszenia GGN.6640.1.1424.2015

Skierniewice 30.11.2015r. **GEODETA UPRAWNIONY**
Marek Klugiewicz
 upr. nr 17772

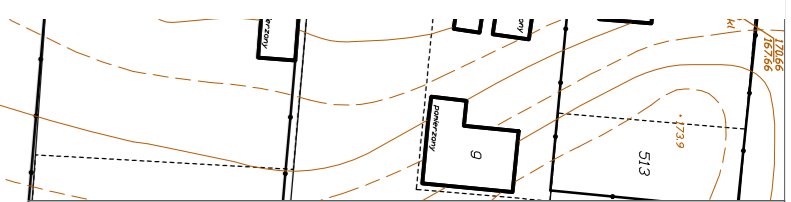

Projekt zagospodarowania terenu budowy oświetlenia ulicznego w miejsc. Głuchów, ul. Leśna gm. Głuchów nr ewid. dz. 5271/1

ANDBART Usługi elektryczne Andrzej Bartosik projektant-sygnatory	TEMAT: Projekt budowlany oświetlenia ulicznego w miejsc. Głuchów, ul. Leśna gm. Głuchów	Format : Skala : 1:1000 Data : 2016.06	
RYSUNEK : Plan linii napowietrznej oświetlenia na projektowanych słupach (obw. ze stacji Głuchów 3, nr 2-1930)			
Rys. nr 1	Imię i nazwisko	Nr uprawnień	Podpis
Projektował :	techn. Andrzej Bartosik	4/84 Sk-ce	
Projektował:	mgr inż. Bogdan Uzar	61/75/OP	